
 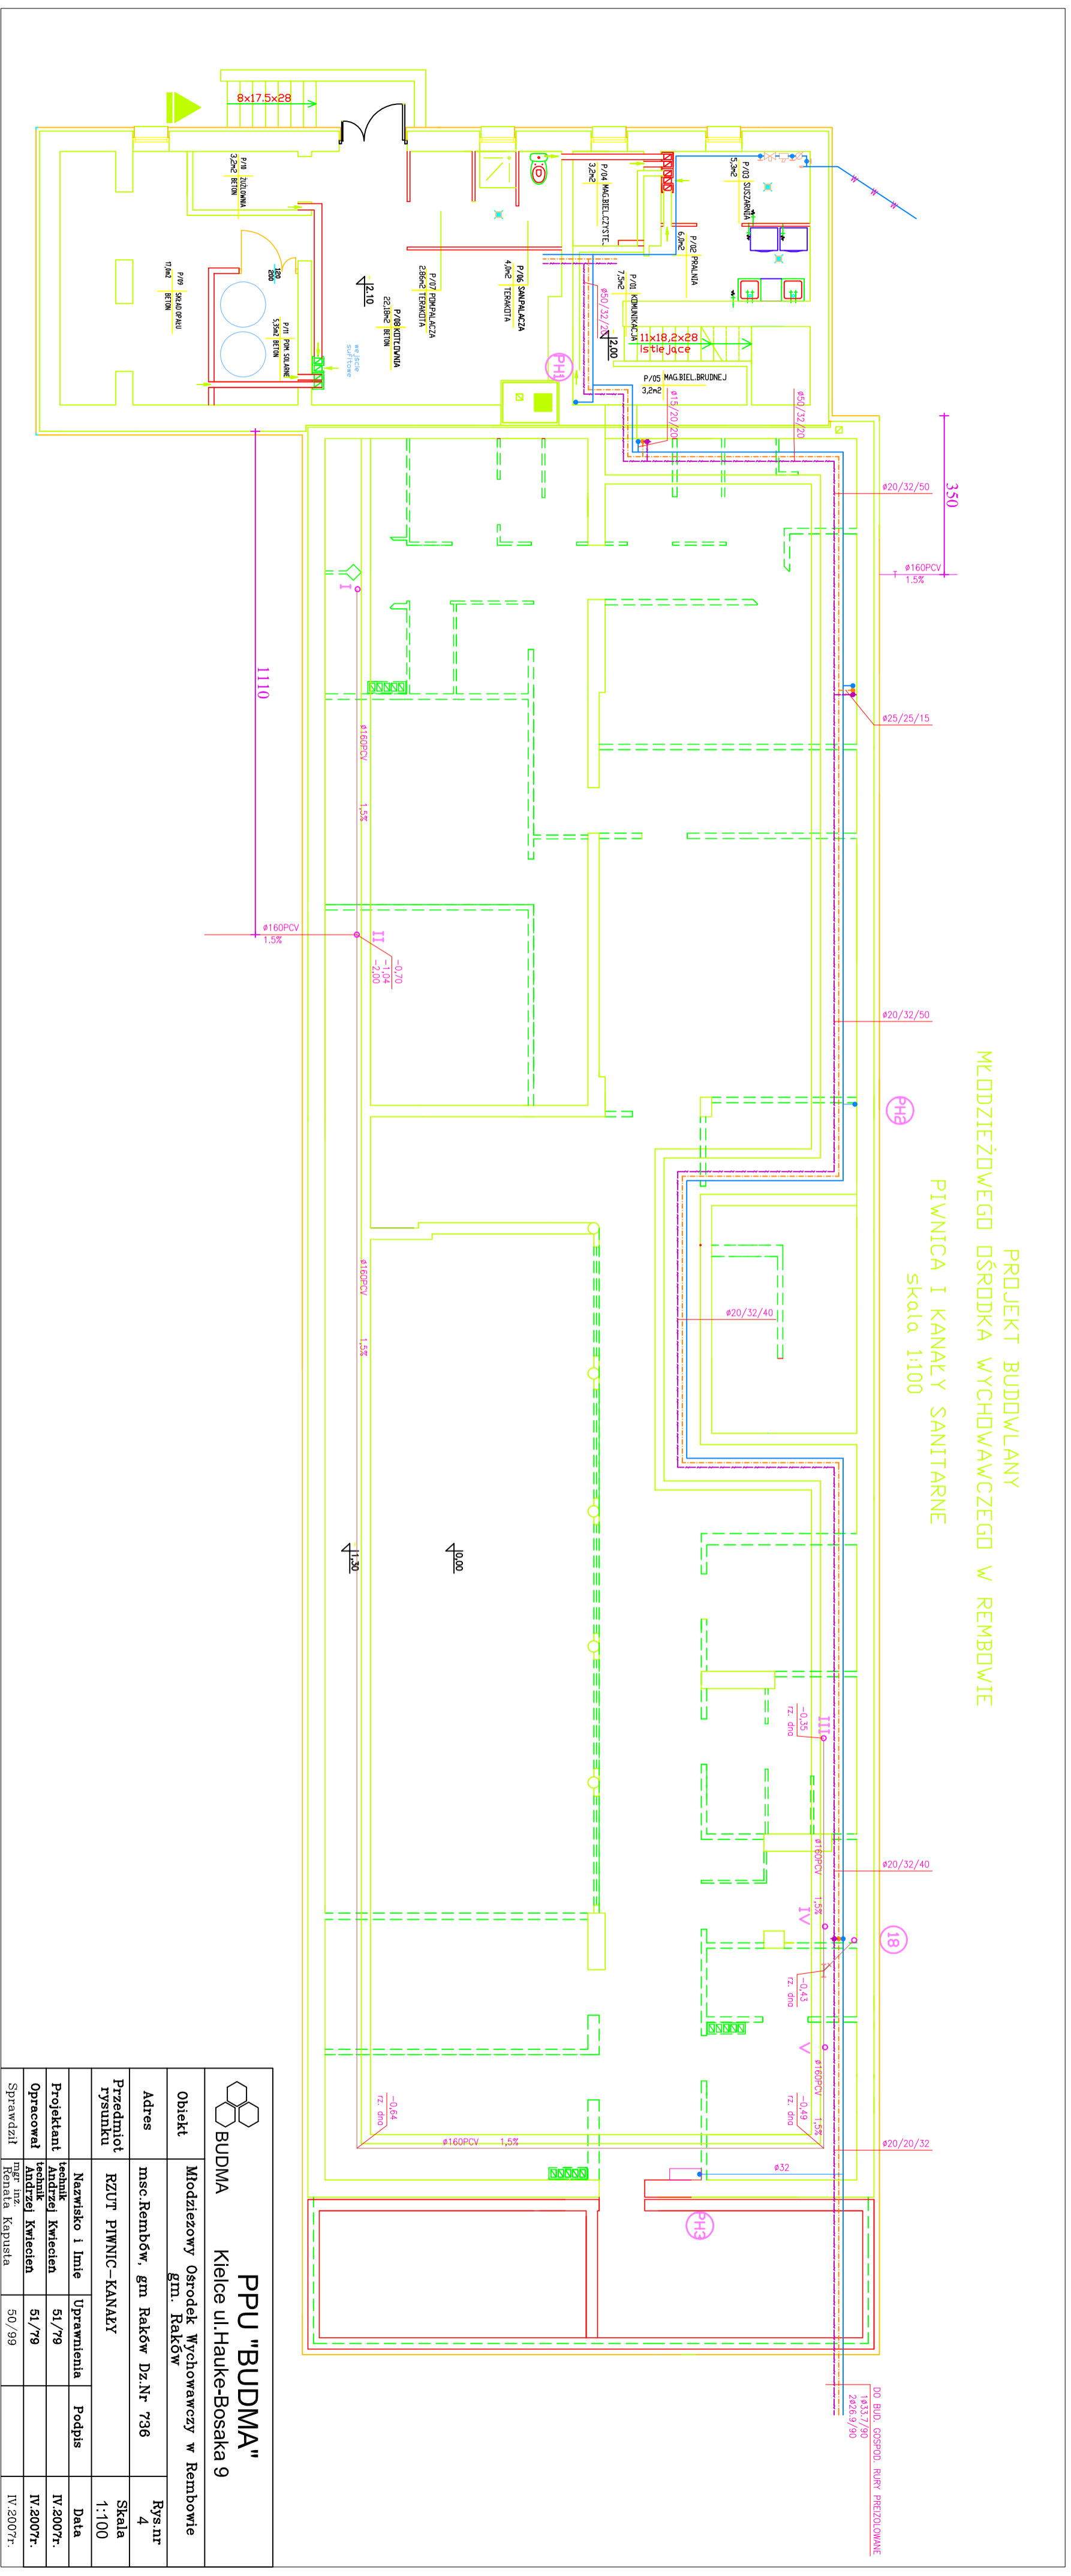


PROJEKT BUDOWLANY  
 MŁODZIEŻOWEGO OŚRODKA WYCHOWAWCZEGO W REMBOWIE  
 PIWNICA I KANAŁY SANITARNE  
 skala 1:100



 <b>BUDMA</b>		<b>PPU "BUDMA"</b>	
Kielce ul. Hauke-Bosaka 9		Osrodek Wychowawczy w Rembowie	
<b>Objekt</b>	Młodzieżowy Ośrodek Wychowawczy w Rembowie	<b>Rys.nr</b>	4
<b>Adres</b>	msc. Rembów, gm. Raków Dz. Nr. 736	<b>Skala</b>	1:100
<b>Przedmiot rysunku</b>	RZUT PIWNIC-KANAŁY	<b>Data</b>	IV.2007r.
<b>Nezwisko i Imię</b>	Andrzej Kwieciński	<b>Podpis</b>	[Signature]
<b>Projektant</b>	Andrzej Kwieciński	<b>Data</b>	IV.2007r.
<b>Opracował</b>	mgr inż. Renata Kopuska	<b>Data</b>	IV.2007r.
<b>Sprawił</b>	mgr inż. Renata Kopuska	<b>Data</b>	IV.2007r.